




PLANTA DE AGUAS
NEGRAS NH-15
ESCALA 1 : 75

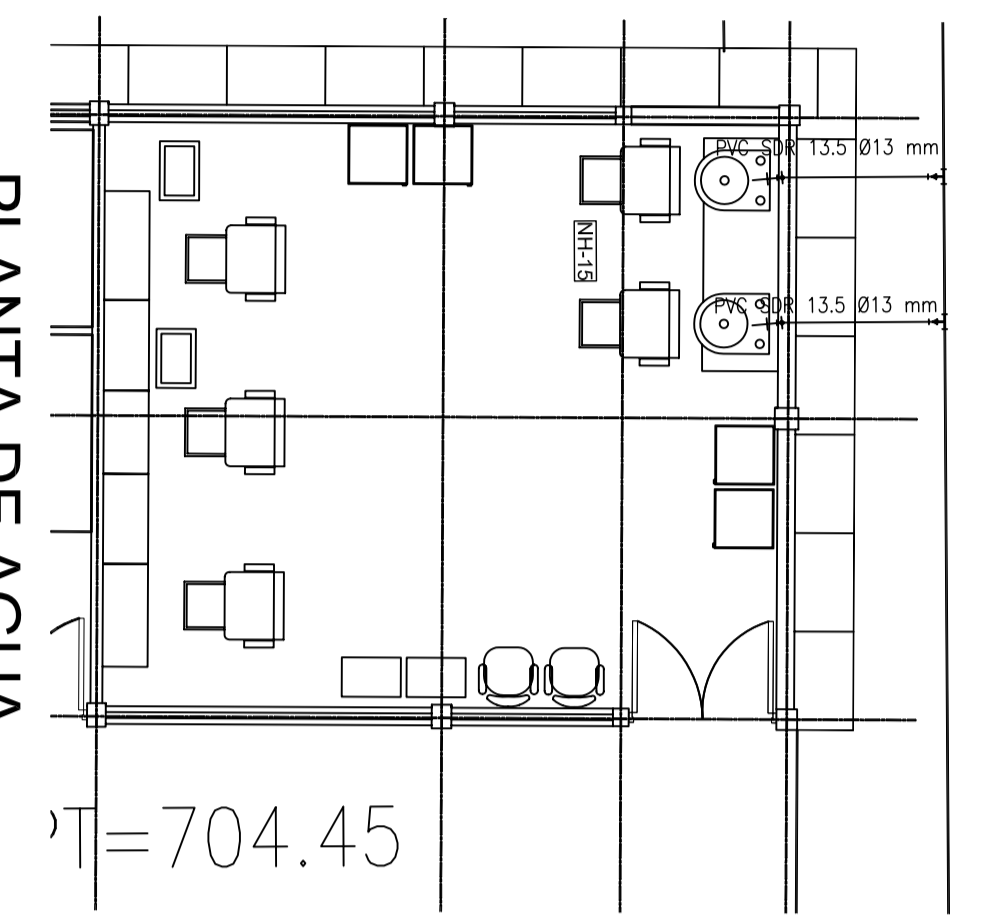


PLANTA DE AGUA
POTABLE NH-15
ESCALA 1 : 75

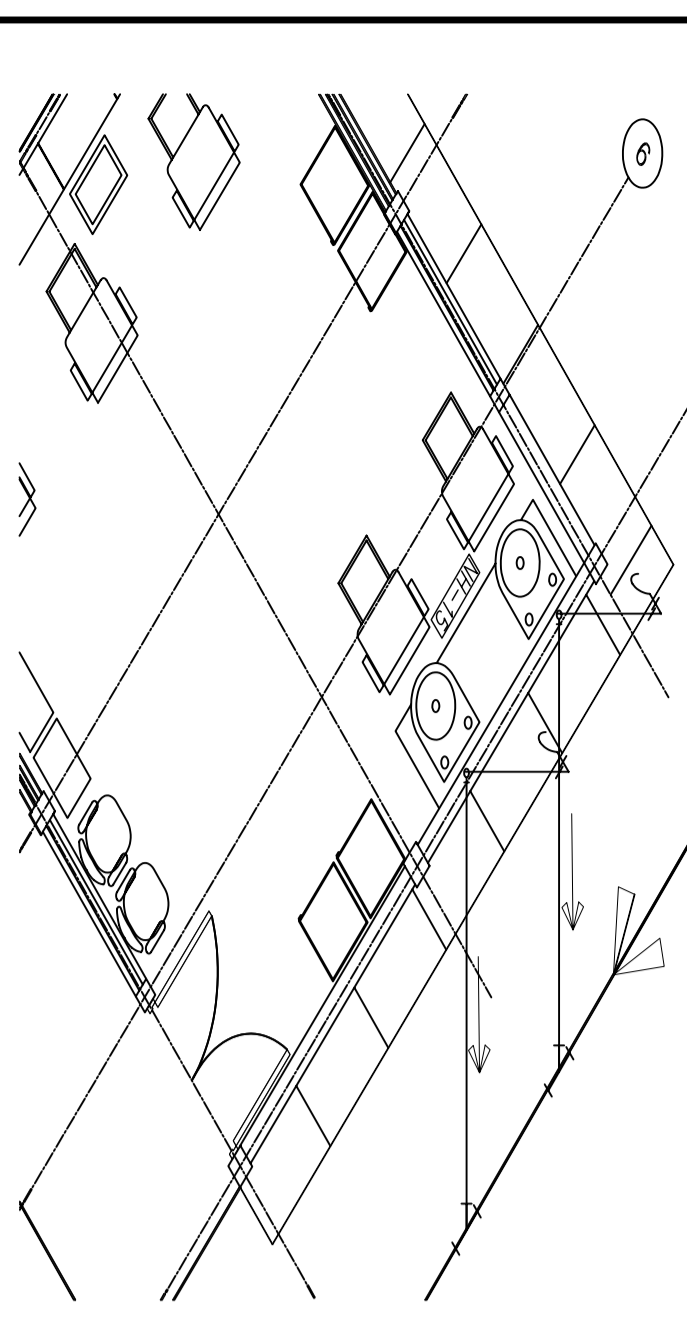


ISOMETRICO DE AGUAS
NEGRAS NH-15
ESCALA 1 : 75

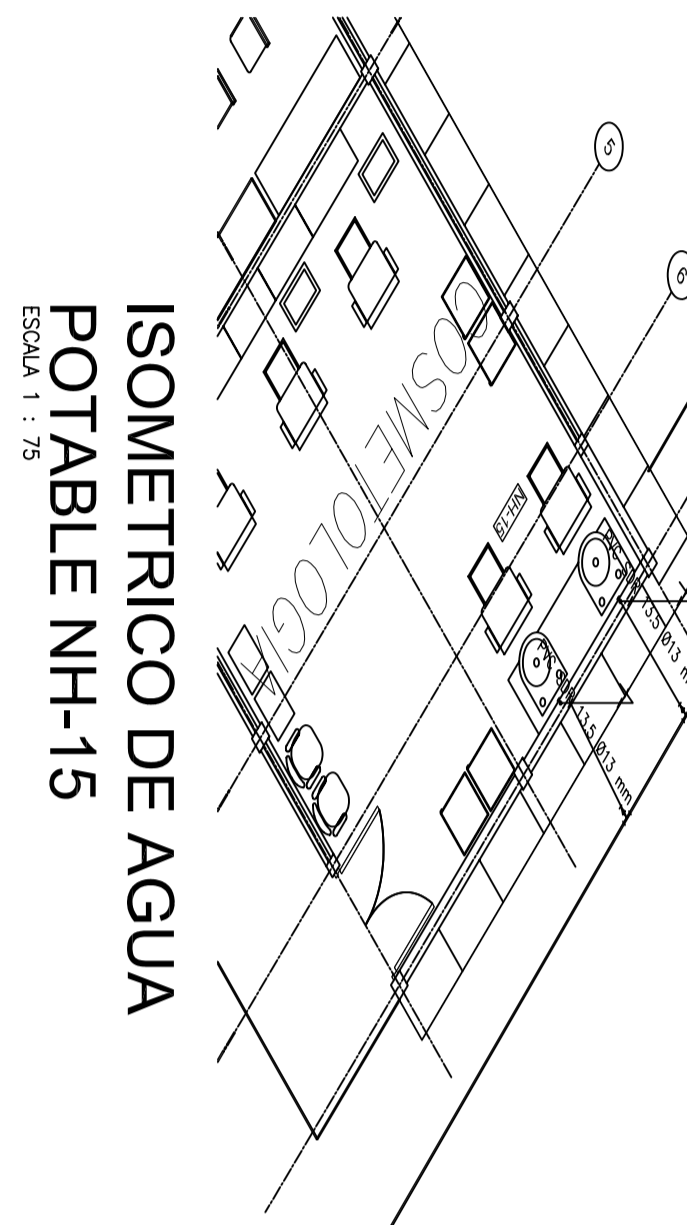


ISOMETRICO DE AGUA
POTABLE NH-15
ESCALA 1 : 75

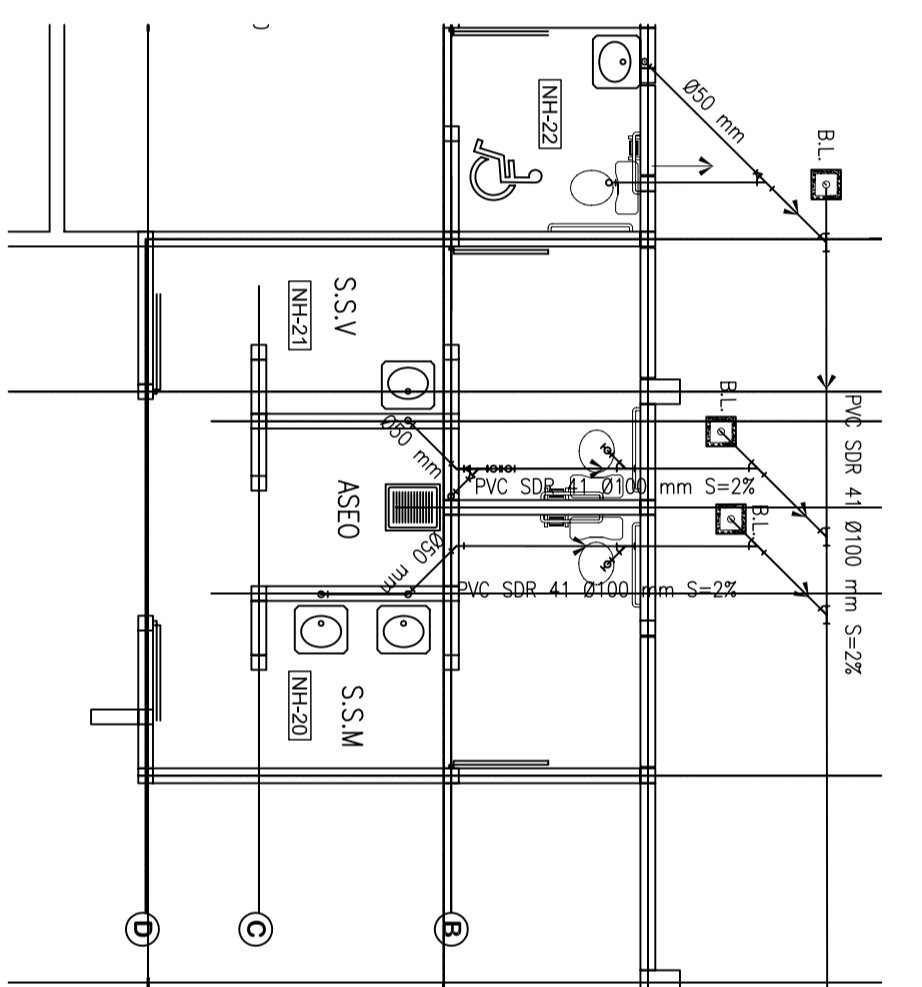


PLANTA DE AGUAS
NEGRAS NH-18 Y NH-19
ESCALA 1 : 75

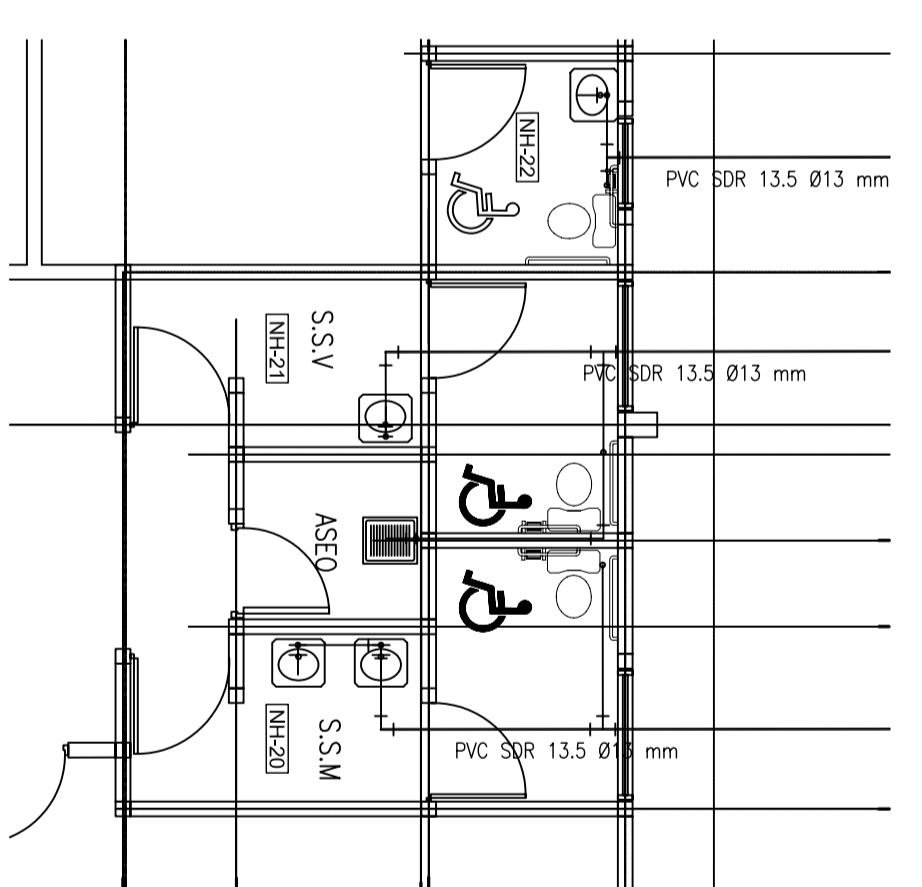

PLANTA DE AGUA POTABLE
NH-20, NH-21 Y NH-22
ESCALA 1 : 75

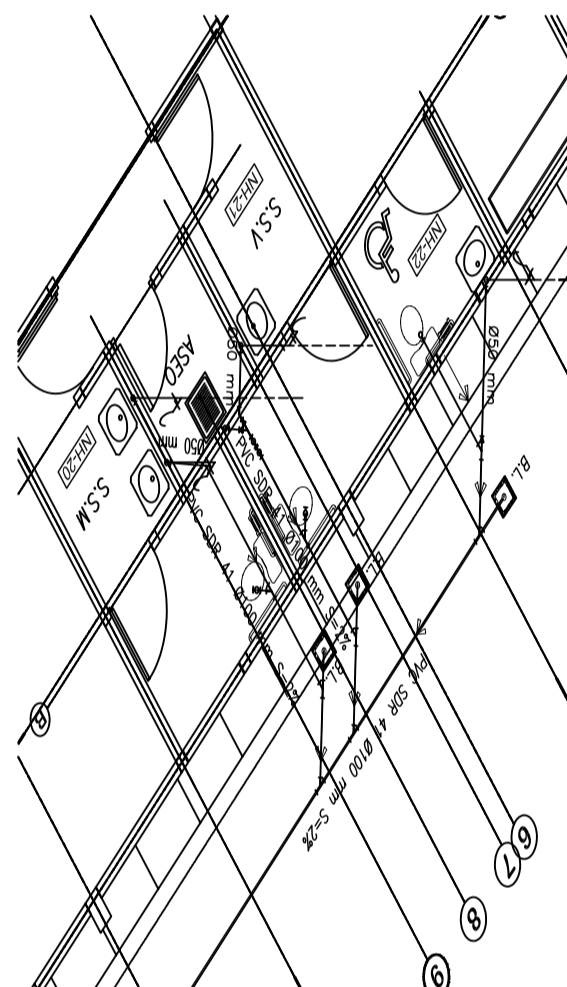


ISOMETRICO DE AGUAS
NEGRAS NH-18 Y NH-19
ESCALA 1 : 75

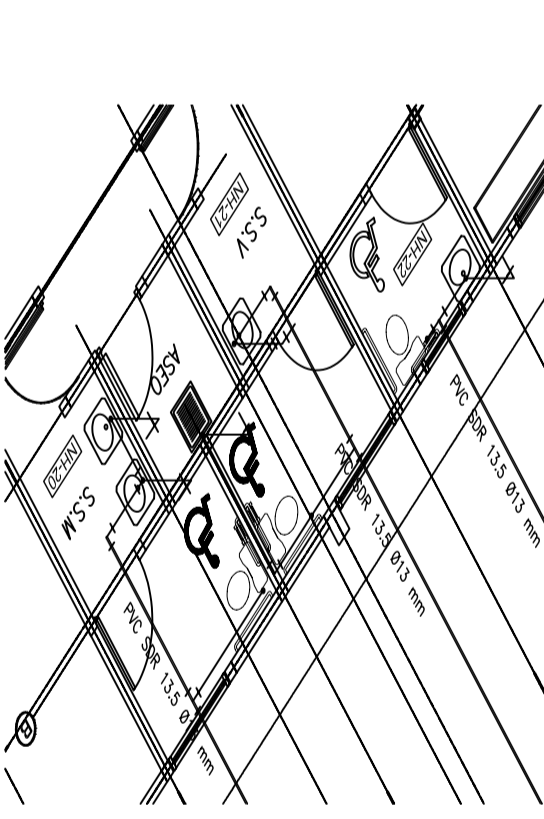


ISOMETRICO DE AGUA POTABLE
NH-20, NH-21 Y NH-22
ESCALA 1 : 75


EDIFICIO 8 (BIBLIOTECA)

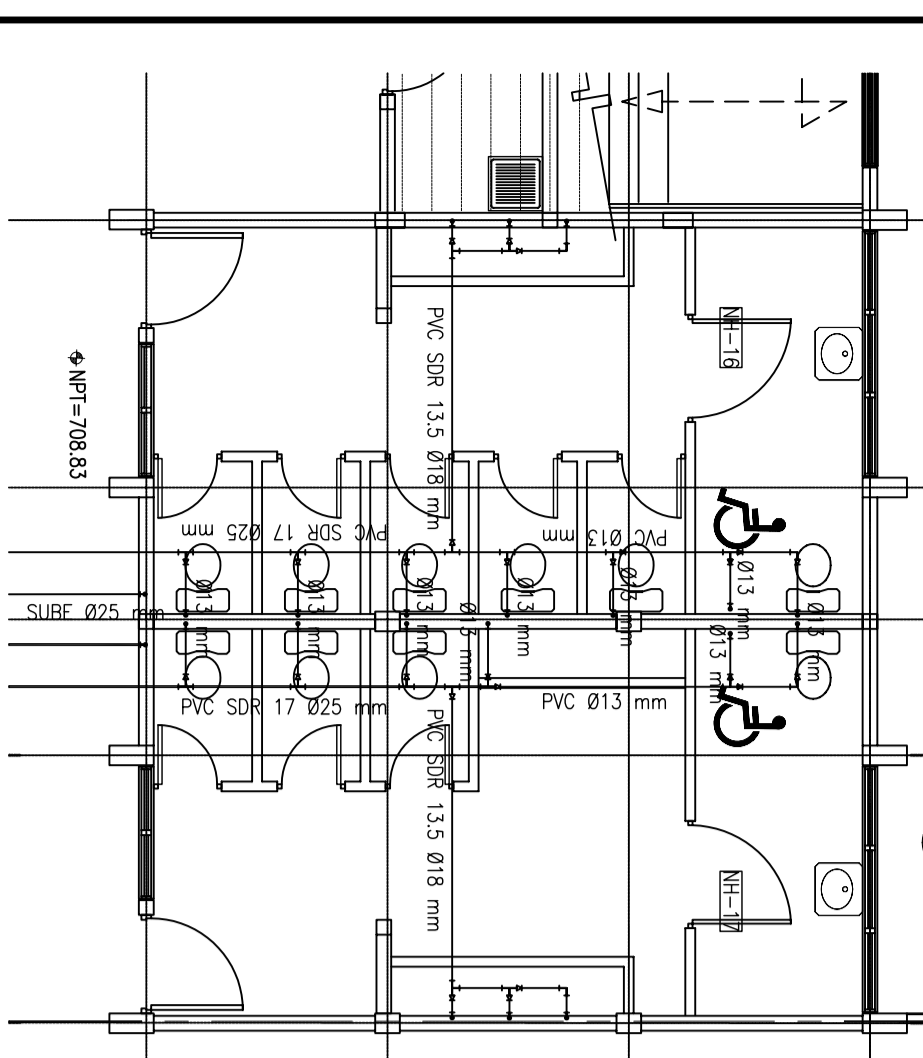


PLANTA DE AGUA
POTABLE NH-16 Y NH-17
ESCALA 1 : 75

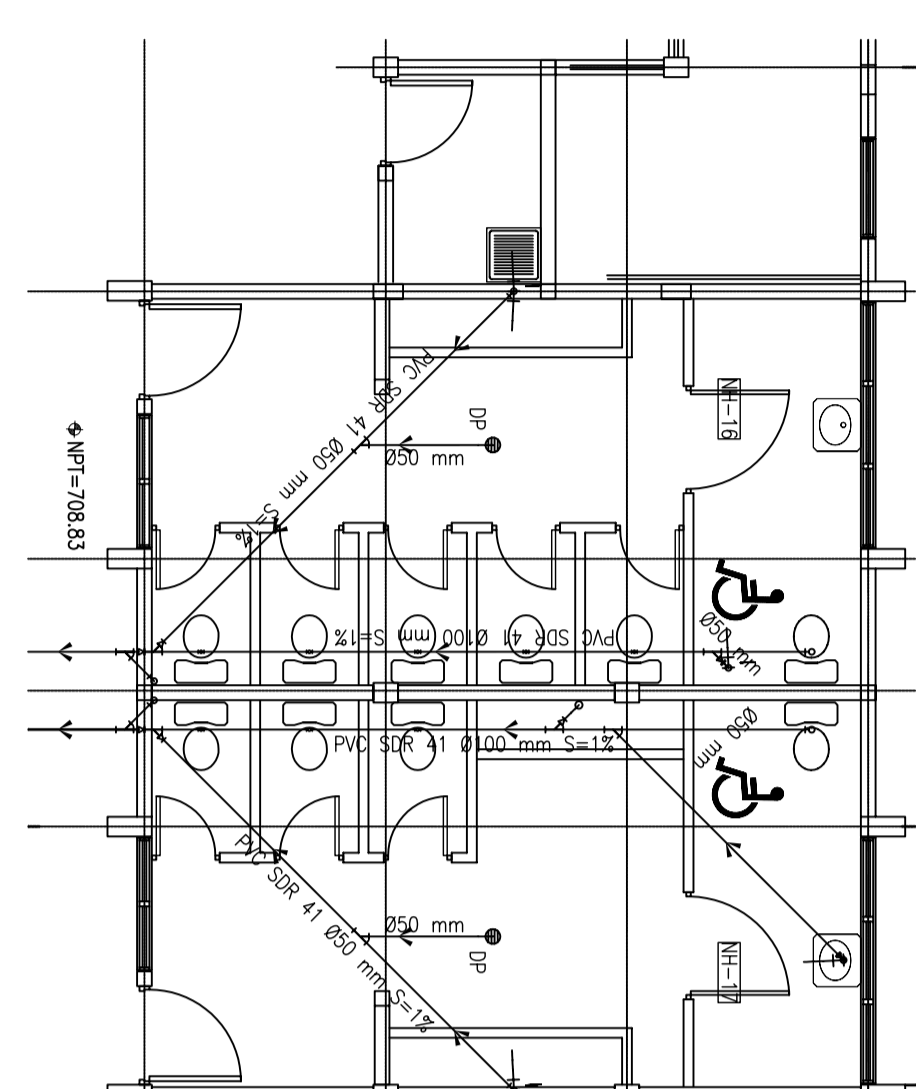


PLANTA DE AGUAS
NEGRAS NH-16 Y NH-17
ESCALA 1 : 75

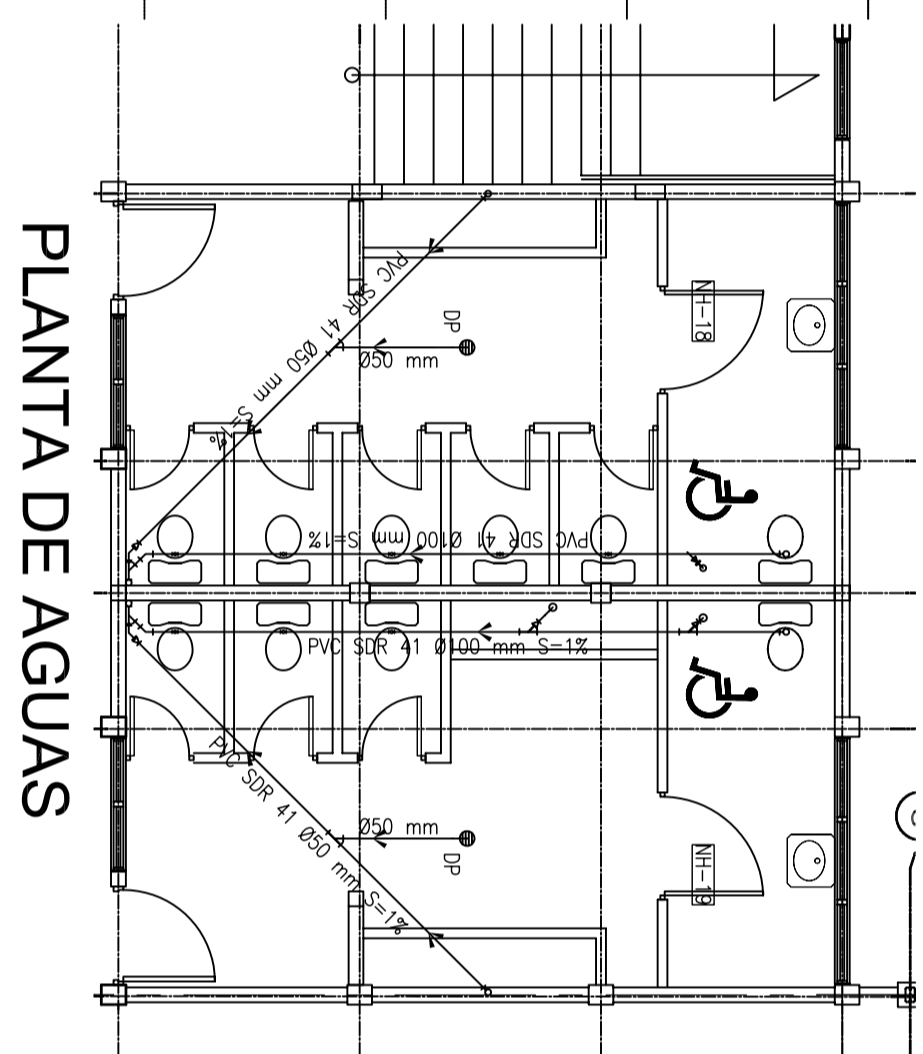


PLANTA DE AGUAS
NEGRAS NH-18 Y NH-19
ESCALA 1 : 75

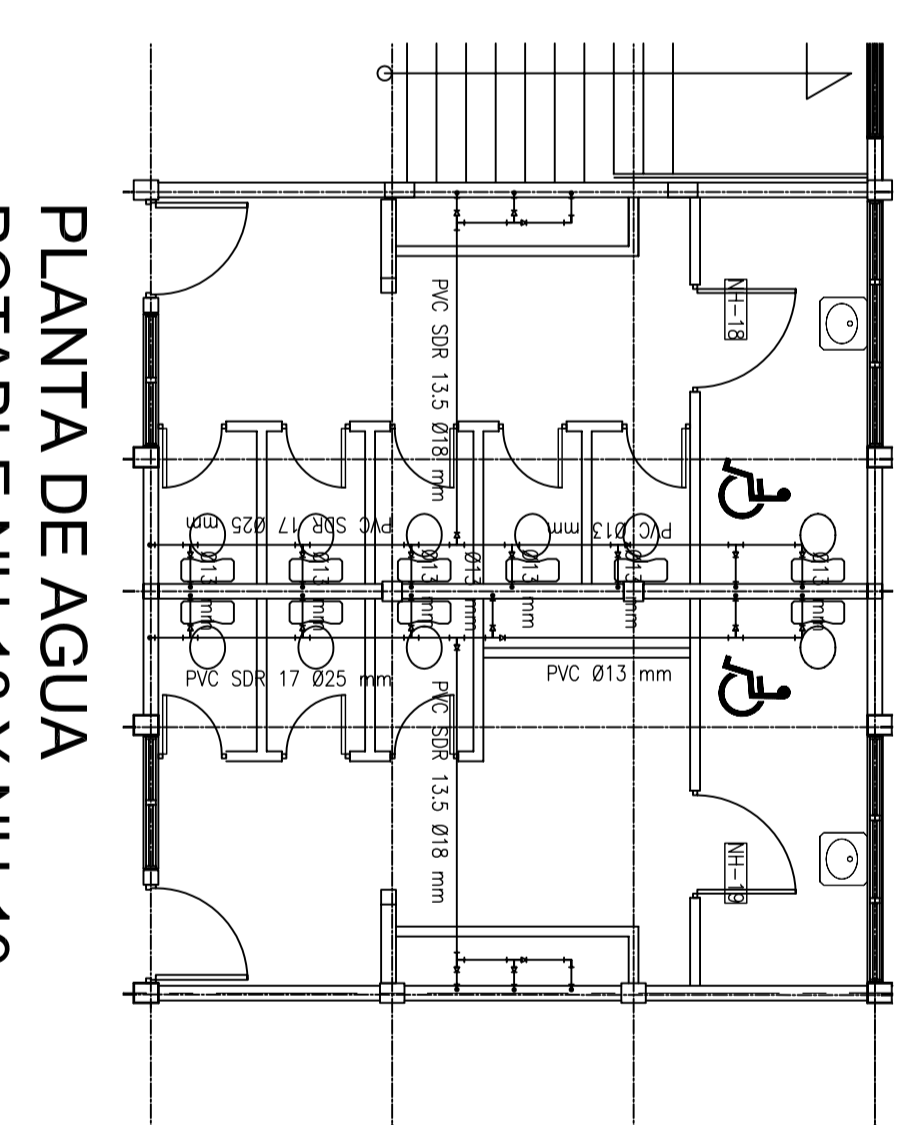


PLANTA DE AGUA
POTABLE NH-18 Y NH-19
ESCALA 1 : 75

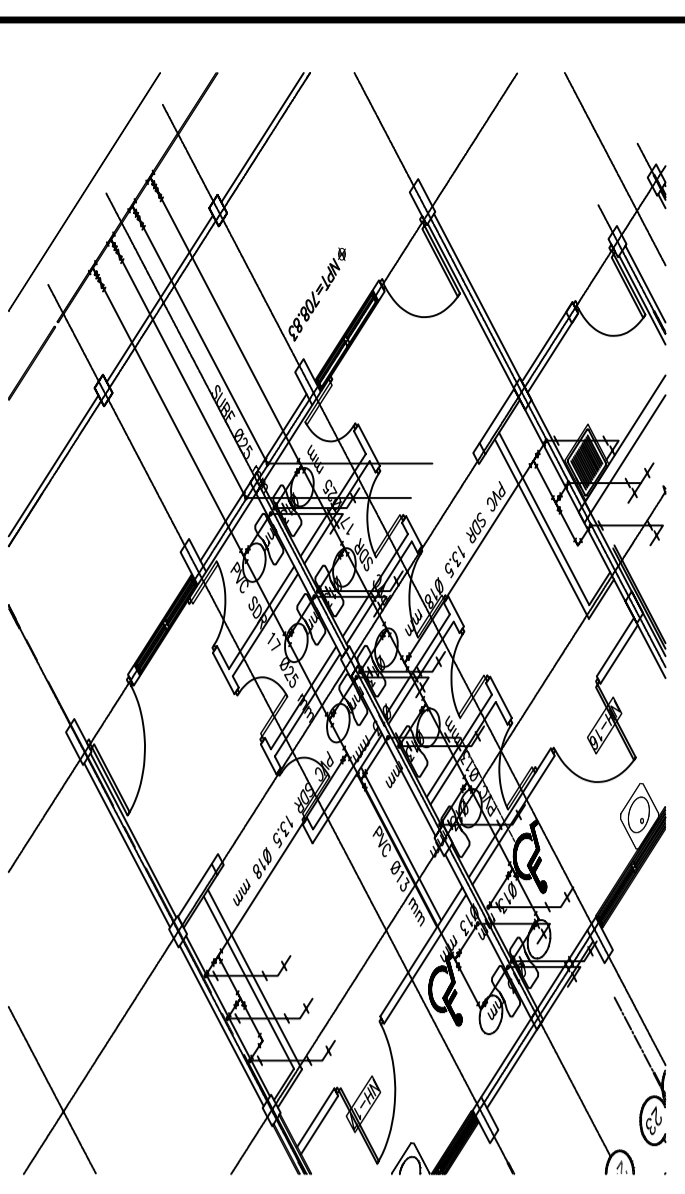


ISOMETRICO DE AGUA
POTABLE NH-16 Y NH-17
ESCALA 1 : 75

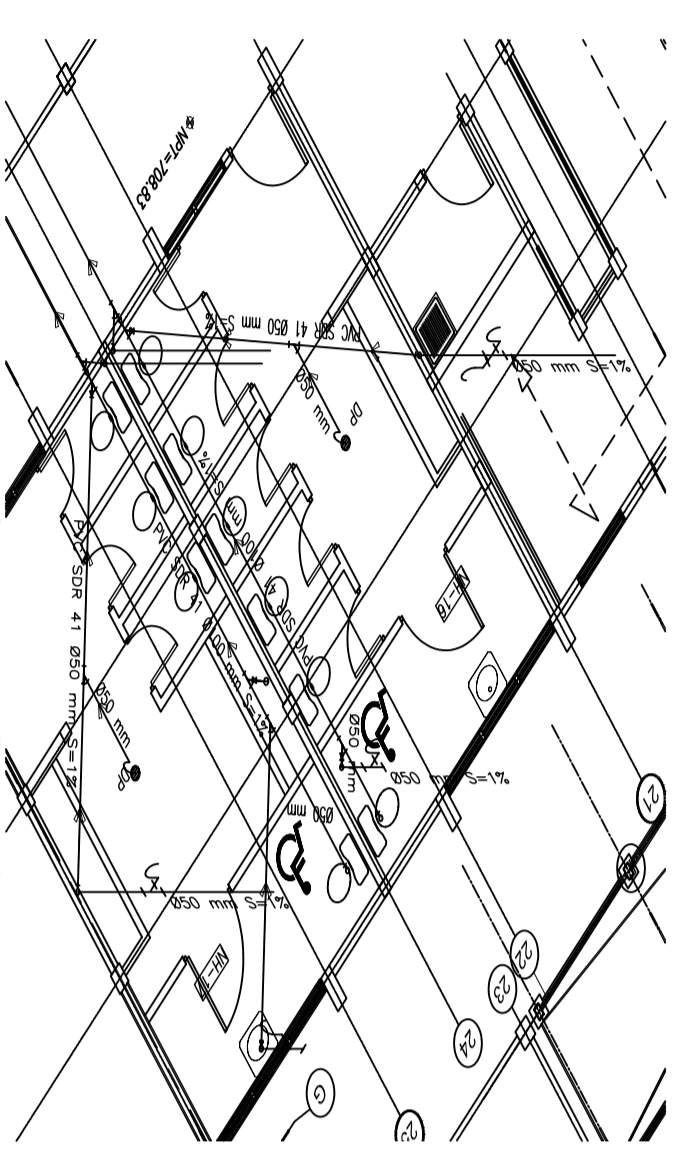

ISOMETRICO DE AGUAS
NEGRAS NH-16 Y NH-17
ESCALA 1 : 75

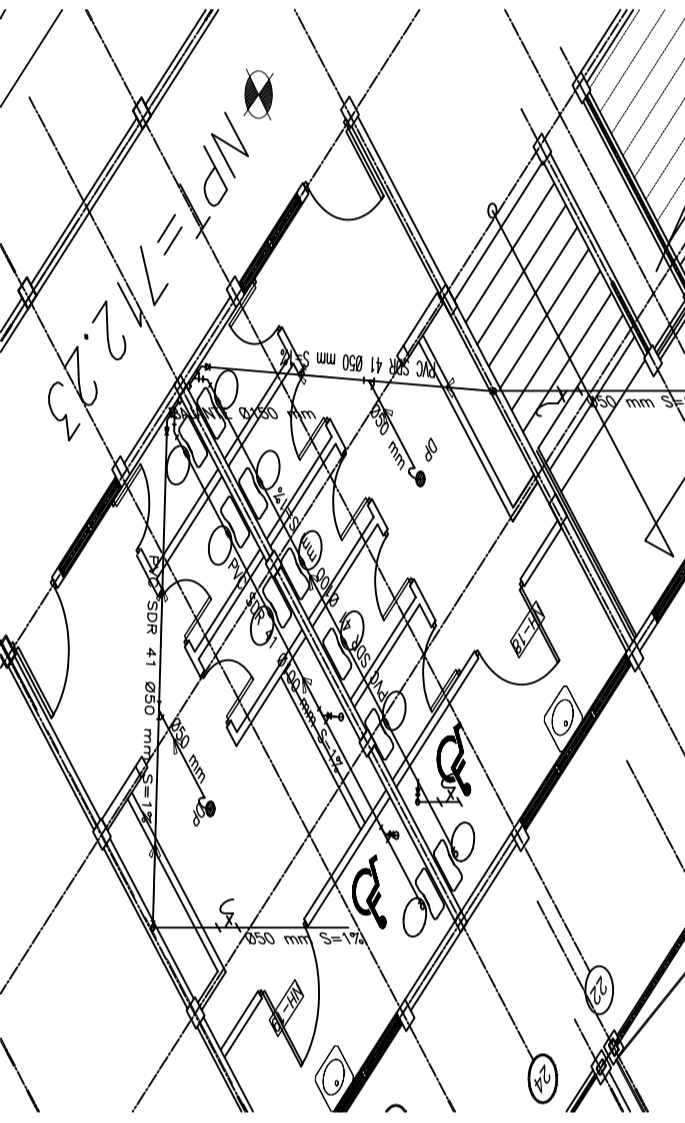



ISOMETRICO DE AGUAS
NEGRAS NH-18 Y NH-19
ESCALA 1 : 75

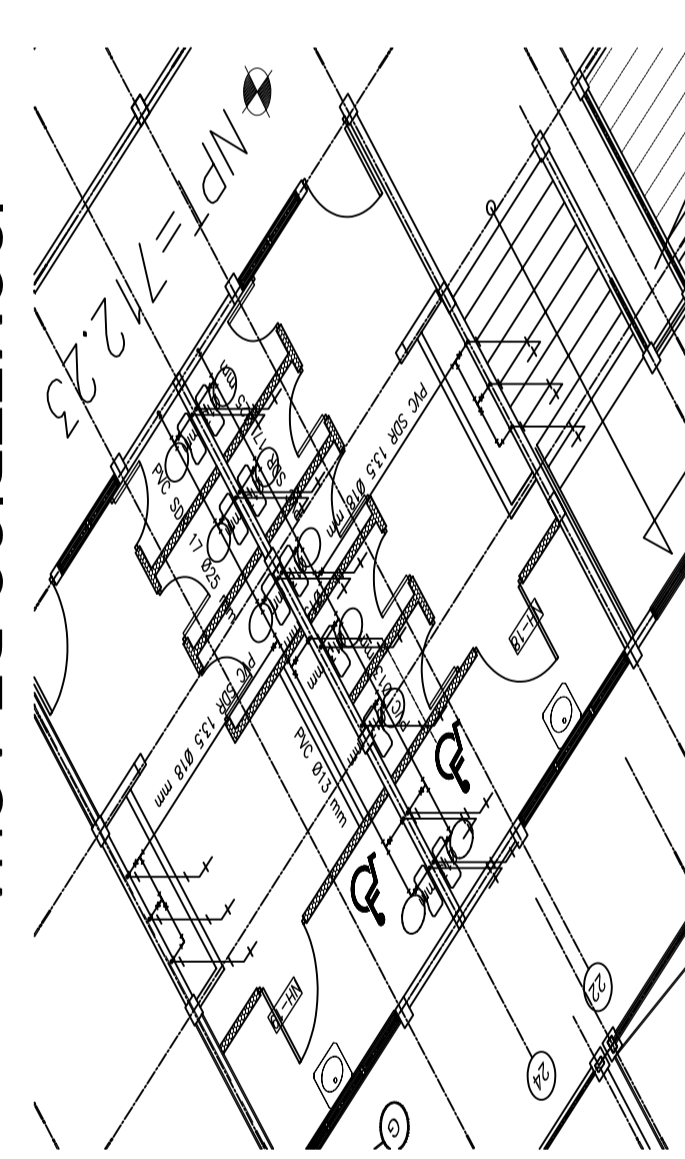

ISOMETRICO DE AGUA
POTABLE NH-18 Y NH-19
ESCALA 1 : 75

SIMBOLOGIA AGUA POTABLE	
	TUBERIA DE AGUA POTABLE PVC
	TEE DE PVC
	CRUZ DE PVC
	CODO DE 90° PVC
	DERIVACION VERTICAL SOBRE LA TUBERIA
	DERIVACION VERTICAL EN EXTREMO DE LA TUBERIA
	REDUCTOR DE PVC
	VALVULA DE PASE BRONCE
	VALVULA DE CHECK BRONCE
	MEDIDOR DE AGUA POTABLE
	LLAVE DE CHORRO DE Ø1/2"
	SENTIDO DEL FLUJO
	CRUCE DE TUBERIA

SIMBOLOGIA AGUAS NEGRAS	
	CAJA DE REGISTRO SANITARIO
	CAJA DE REGISTRO NEUTRALIZADORA DE REACTIVOS
	BOCA DE LIMPIEZA
	TUBERIA DE AGUAS NEGRAS
	YEE SANITARIA DE 45° PVC
	CODO SANITARIO DE 45° PVC
	DERIVACION VERTICAL SOBRE LA TUBERIA
	DERIVACION VERTICAL EN EXTREMO DE LA TUBERIA
	DRENAJE DE PISO EN DUCHA
	TUBERIA DE VENTILACION
	SENTIDO DEL FLUJO
	REDUCTOR PVC
	POZO DE VISITA SANITARIO
	CAJA NEUTRALIZADORA DE REACTIVOS

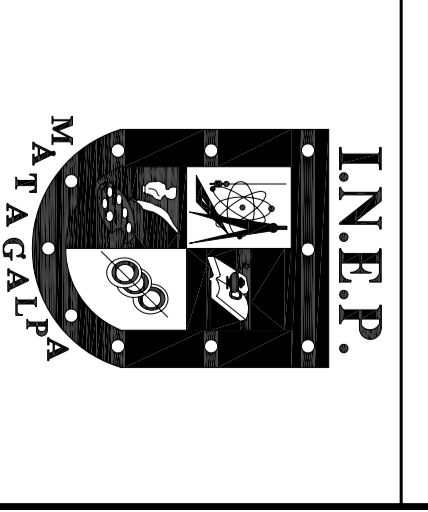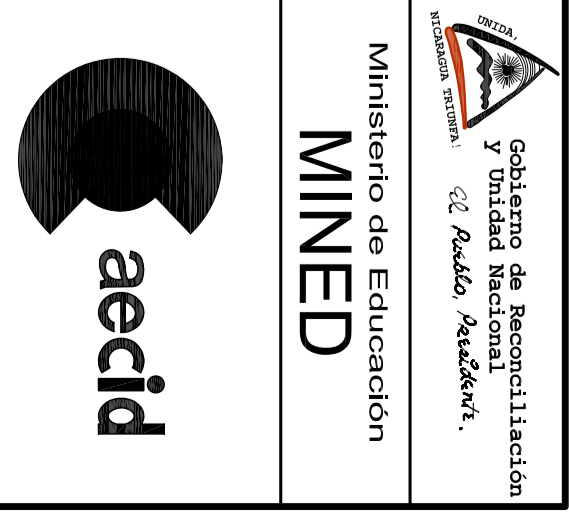

PROYECTO:
INSTITUTO NACIONAL
"ELISEO PICADO"
MATAIGALPA



CONSEJO NACIONAL DE EDUCACION
COMISION NACIONAL DE REACTIVOS
DISEÑADORES
NOMBRE FIRMA
ARQUITECTA: KARLA AMADOR MORA
ESTRUCTURA: KARLA AMADOR MORA
ALUMINOS: FERRUCIO TRAMA
ELECTRICO: ULISES MARTINEZ R.
HIDROSANITARIO: ORLANDO BERNARDEZ
INGENIERO: CARMEN D. MARTINEZ
DIBUJO: MILTON LLANES
COORDINADOR: LUIS JAVIER MEZA

NOMBRE REVISIONES
FIRMA FECHA

ESPECIALIDAD:
HIDROSANITARIA

CONTENIDO:
INSTALACIONES
HIDROSANITARIAS
EDIFICIO 6
EDIFICIO 7
EDIFICIO 8

ESCALA:
INDICADA

LAMINA:
DE:
HS-04 HS-04
CONSEJO:
110 de 112
ABRIL 2011